

LÉGENDA:

- HRANICE POZEMKŮ KN
- BETONÁRNA STEELFIELD M60 - ČÁST POZ. PARC. Č. 804/13 k.ú. KUNRATICE
- PLOŠNÁ ZELEŇ
- VZROSTLÁ ZELEŇ
- ZATRAVŇOVACÍ PANELE
- PANELOVÁ PLOCHA
- PARKOVACÍ STÁNÍ - OSOBNÍ AUTOMOBILY
- PARKOVACÍ STÁNÍ - NÁKLADNÍ AUTOMOBILY

STÁVAJÍCÍ TECHNICKÁ INFRASTRUKTURA A PŘÍPOJKY:

- PŘÍPOJKA PLYNOVODU - STL
- AREÁLOVÝ ROZVOD - NTL
- VODOVOD
- ROZVOD DEŠŤOVÉ VODY KE KE ZPĚTNÉMU VYUŽITÍ
- SLABOPROUD
- ROZVOD ELEKTROSILNOPROUDU
- VENKOVNÍ OSVĚTLENÍ
- PŘÍPOJKA VN ELEKTROSILNOPROUDU



STAVBA BETONÁRNA STEELFIELD M60 PRAHA KUNRATICE OBJEKT SO 07 A PROVOZNI SOUBORY PS 07, PS 08, PS 09 PŘI ULICI DOBRONICKÁ k.ú. KUNRATICE, POZ. P.Č. 804/13 společnosti CEMEX CZECH REPUBLIC, s.r.o.

STUPEŇ DOKUMENTACE PRO VYDÁNÍ ÚZEMNÍHO SOUHLASU
 STAVBAK CEMEX Czech Republic, s.r.o.
 Lauritova 2800/4
 155 00, Praha 5 - Stodůlky



VEDOUcí PROJEKTU
JS Plan s.r.o.
 Ing. Jaromír Svatoš
 Dolnícká 3162/4
 areál firmy AQUA SPOL
 100 00, Praha 10 - Strašnice

VYPRACOVAL
PROJEKTOVÁ KANCELÁŘ
 Pavel Zefka
 140 00, Praha 4, Jiřihova 153/4
 IČ: 4490960, tel: 728 862 906

DATUM 07/2021
 MĚŘÍTKO 1:500
KOORDINAČNÍ SITUACE
 C.VYKRESU C.3.

STÁVAJÍCÍ STAVEBNÍ OBJEKTY:

- DEMOLICE STÁVAJÍCÍHO OBJEKTU
- BETONÁRNA - NEBSAZENO
- ZAKLADY PRO BETONÁRNU
- STĚRKOPÍSKOVÉ HOSPODÁŘSTVÍ
- LIKVIDACE ZBYTKŮ BETONOVÝCH SMĚSÍ
- SOCIÁLNÍ OBJEKT S KOTELNOU
- ŽUMPA SOCIÁLNÍHO OBJEKTU
- PŘÍPOJKA ELEKTRO A TRAFÓ
- PŘÍPOJKA PLYNU
- PŘÍPOJKA VODY
- PŘÍPOJKA TELEFONU
- ROZVOD SILNOPROUDU A OSVĚTLENÍ
- ROZVOD PLYNU
- ROZVOD VODY
- JÍMKY DEŠŤOVÝCH VOD
- VNITROZÁVODNÍ KOMUNIKACE A ZPEVNĚNÉ PLOCHY
- ÚPRAVA PŘÍJEZDOVÉ KOMUNIKACE A ZPEVNĚNÉ PLOCHY
- OZELENĚNÍ, SADOVÉ ÚPRAVY
- OPLOCCENÍ

STÁVAJÍCÍ PROVOZNÍ SOUBORY:


- BETONÁRNA
- ZÁSOBNÍ KAMENIVA S AUTOMOBILOVOU NÁSPYKOU
- CEMENTOVÉ HOSPODÁŘSTVÍ
- LIKVIDACE ZBYTKŮ BETONOVÉ SMĚSÍ (RECYKLING)
- TECHNOLOGICKÁ ELEKTROINSTALACE
- KOMPLETNÍ AUTOMATICKÉ ŘÍZENÍ PROVOZU

OBJEKTY A PROVOZNÍ SOUBORY OSAZENÉ NA PŮVODNÍ MÍSTO PO OPRAVĚ A REPASOVÁNÍ:

- OBJEKTY:
 - PS07 VELIN BETONÁRNA
 - PROVOZNÍ SOUBORY:
 - PS07 SKLAD PLASTIFIKÁTORŮ
 - PS08 KOTELNA A OHŘEV ZÁMĚSOVÉ VODY
 - PS09 OHŘEV KAMENIVA

POPIS:

- VSTUPNÍ VRÁTKA A VJEZDOVÁ VRATA
- SVISLÉ DOPRAVNÍ ŘEŠENÍ

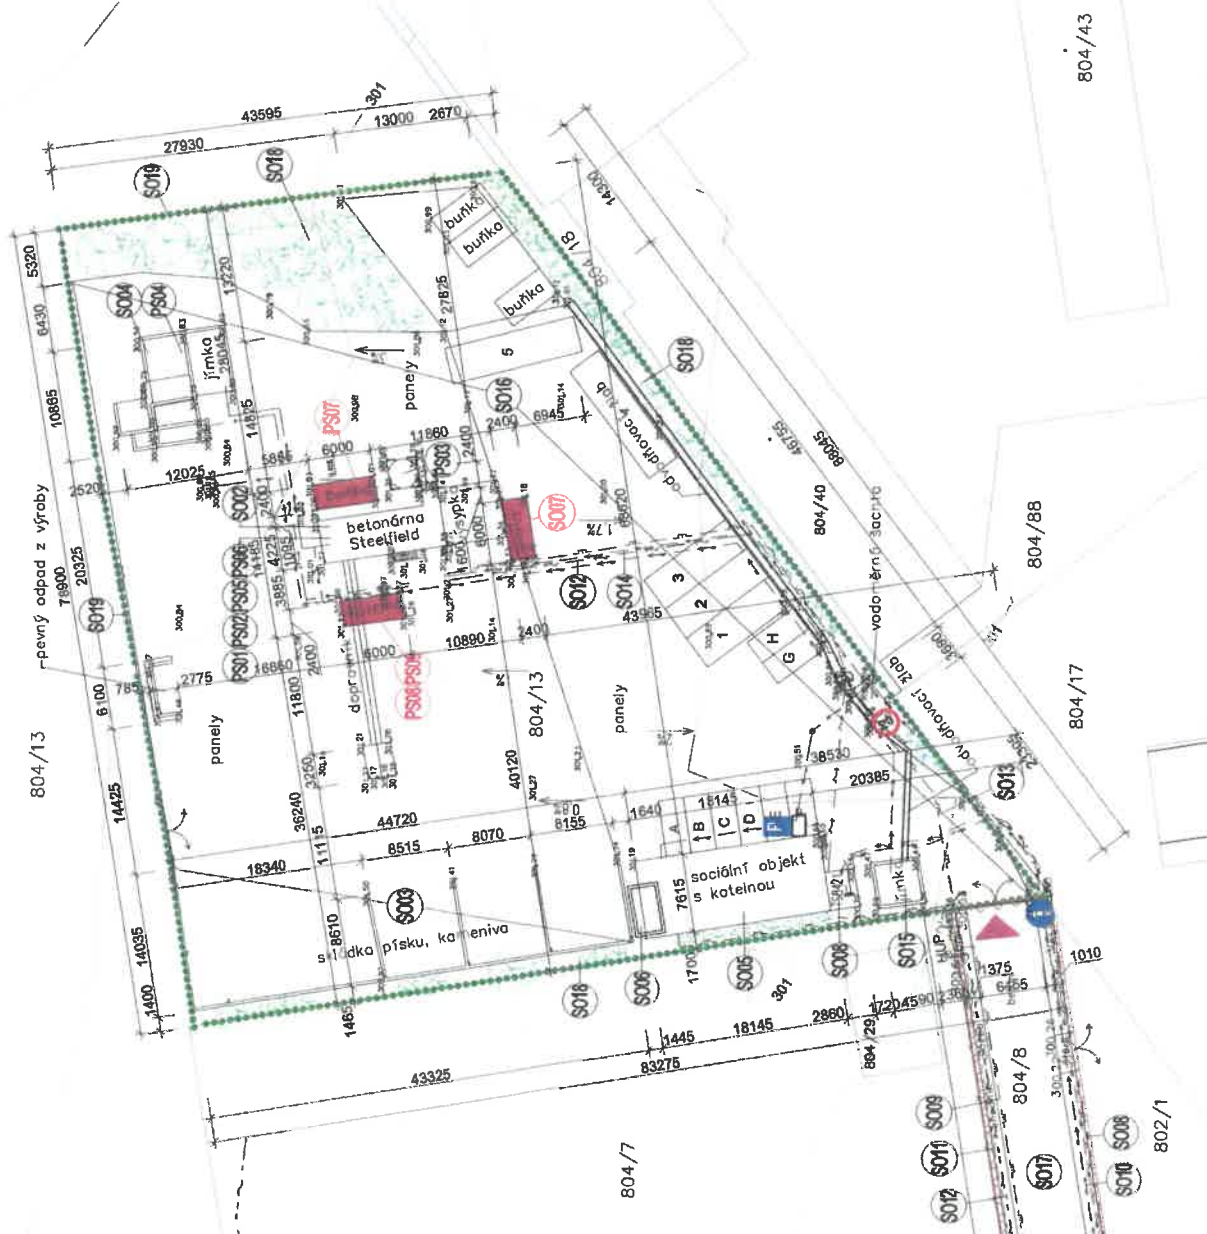

804/43

804/88

804/17

804/8

802/1